


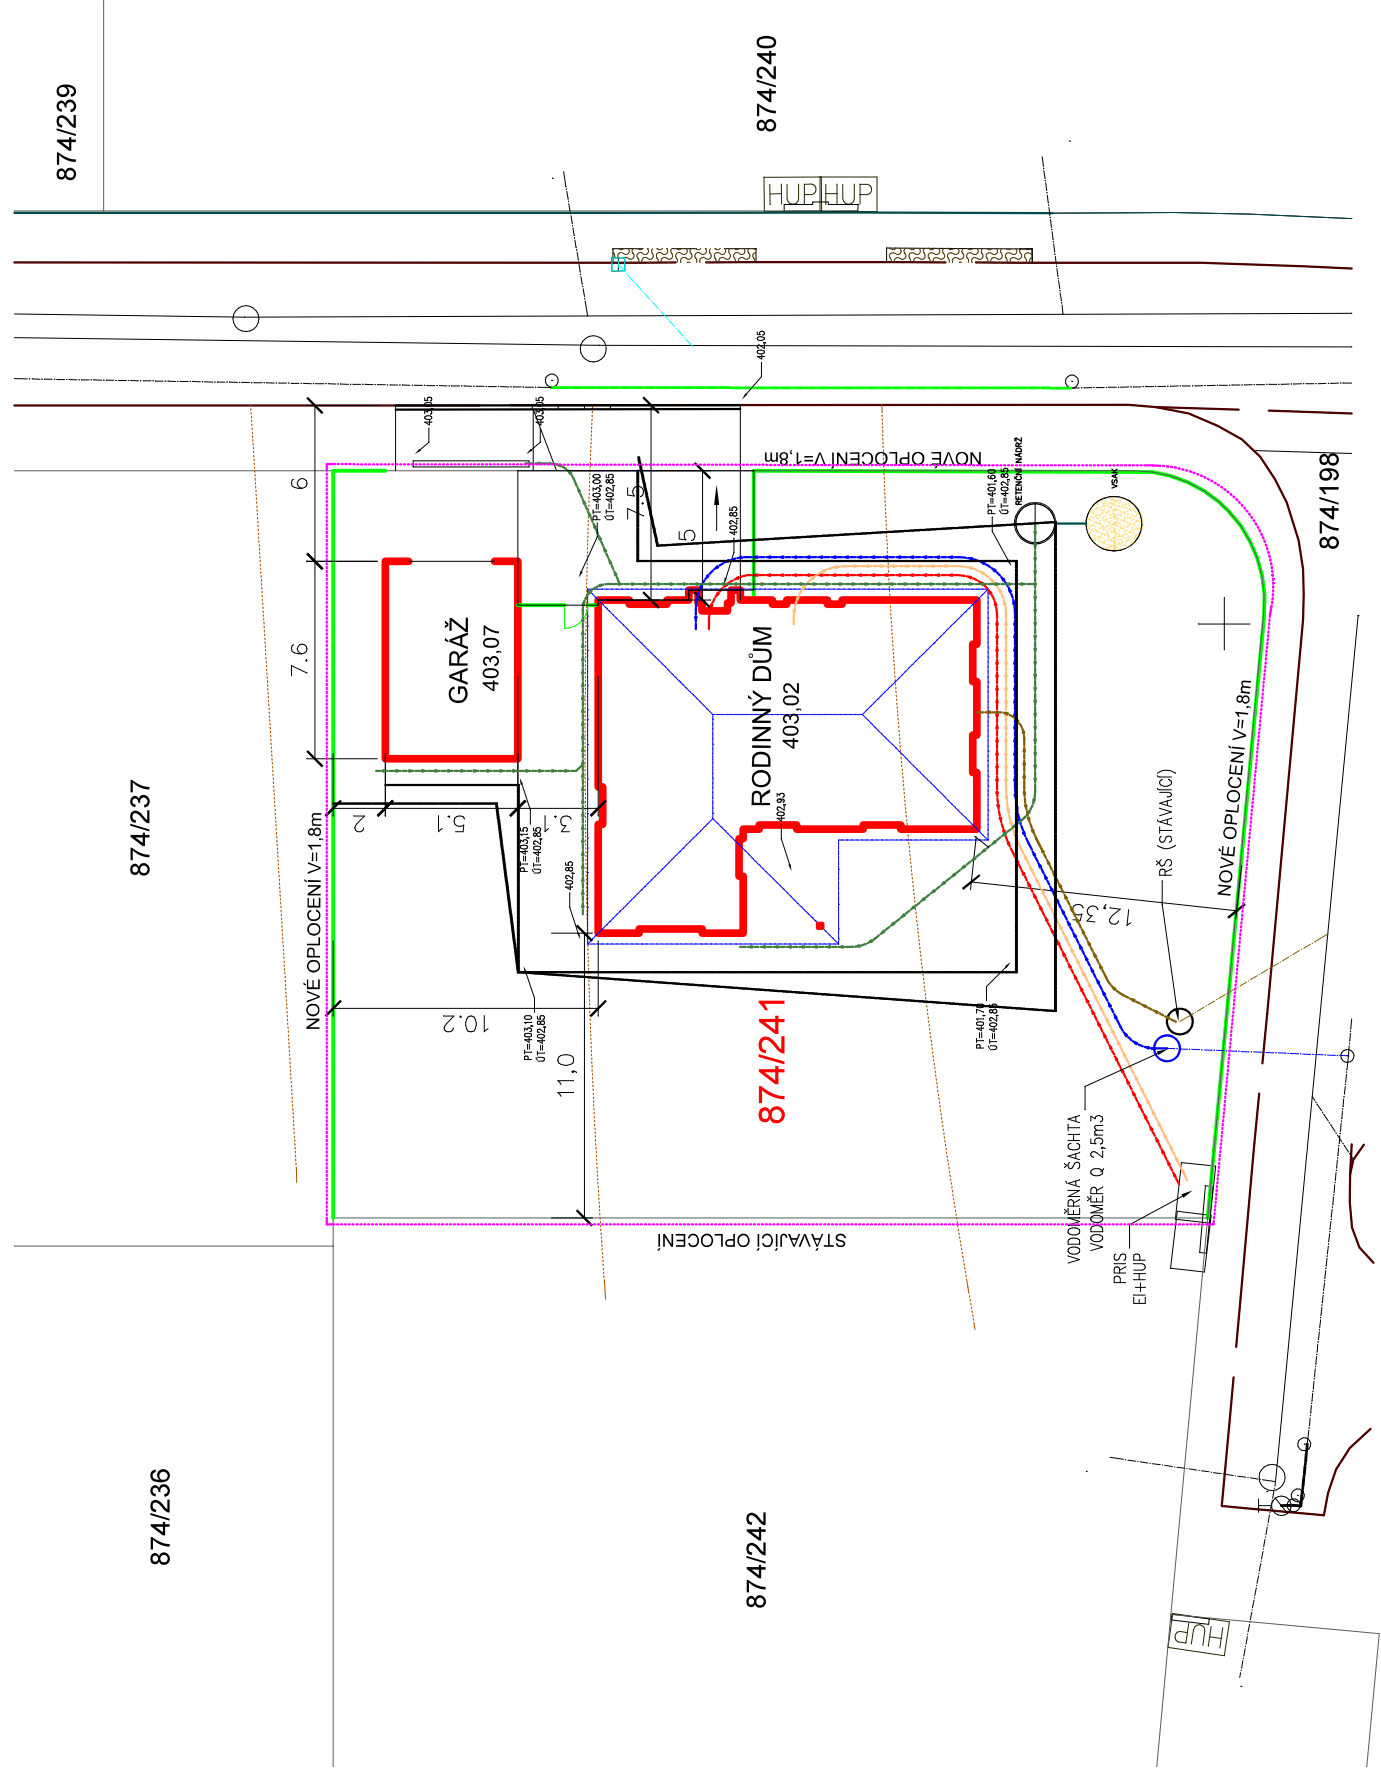

LEGENDA GRAFIKY :

- STAVEBNÍ POZEMEK (P.P.Č. 874/241)
- NAVRŽENÉ OPLOCENÍ, VÝŠKA 1,8 m
- STÁVAJÍCÍ PŘÍPOJKY
- KANALIZAČNÍ PŘÍPOJKA (STÁVAJÍCÍ). KG 160
- KANALIZAČNÍ PŘÍPOJKOVÁ ŠACHTA (STÁVAJÍCÍ)
- VODOVODNÍ PŘÍPOJKA (STÁVAJÍCÍ), rPE 32

STÁVAJÍCÍ SDRUŽENÝ PILÍŘ PLYN/ELEKTRO

ROZVODY PO POZEMKU INVESTORA

- ROZVOD VODY – PO POZEMKU STAVEBNIKA –Pe32
- DEŠŤOVÁ KANALIZACE–PO POZEMKU STAVEBNIKA –KG125
- SPLAŠKOVÉ KANALIZACE–PO POZEMKU STAVEBNIKA –KG160
- ROZVOD PLYNU PO POZ.STAVEBNIKA IPe25
- ELEKTRO VEDENÍ OD ELEKTROMĚRU DO RD
- ELEKTRO VEDENÍ PO POZEMKU STAVEBNIKA
- SLABOPROUD –DOMÁCÍ TELEFON PO

NAVRHL, VYPRACOVAL :		Číslo jednací: 17461561 Jižní 307, Šindlový Dvory 370 01 České Budějovice		AUTORIZACE :	
CS STAV S.r.o., IČO:17461561 Jižní 307, Šindlový Dvory 370 01 České Budějovice				Slezák Petr	
OBEC LITVÍNOVICE		KRAJ JIHOČESKÝ	DATUM	09-2025	
INVESTOR Ing.Petr Chalupa, Jižní 307, 370 01 České Budějovice		FORMÁT A3			
AKCE RODINNÝ DŮM SE SAMOSTATNOU GARÁŽÍ a vnitřní rozvody inž.sítí na p.p.č. 874/221, k.ú. Litvínovice		MĚŘÍTKO 1:200			
		ÚČEL OZNÁMENÍ ZÁMĚRU			
OBSAH SITUACE		ČÍSLO VÝKRESU 1			

SOUHLASÍM VYDÁNÍM POVOLENÍ STAVBY VE ZKRÁCENÉM ŘÍZENÍ A
SOUHLASÍM SE STAVBOU BEZ VÝHRAD :

p.p.č. 874/242, k.ú. Litvínovice :
Přísečka Jiří Mgr., Žižkova tř. 311/16, 37001 České Budějovice
Přísečková Magdaléna Mgr., U Křížku 485, 37001 Litvínovice

p.p.č. 874/237, k.ú. Litvínovice
Janská Helena MUDr., Mlýnská 373, Třeboň II, 37901 Třeboň

p.p.č. 874/198, k.ú. Litvínovice :
Obec Litvínovice, č. p. 39, 37001 Litvínovice